



Vertikalschnitt A - A

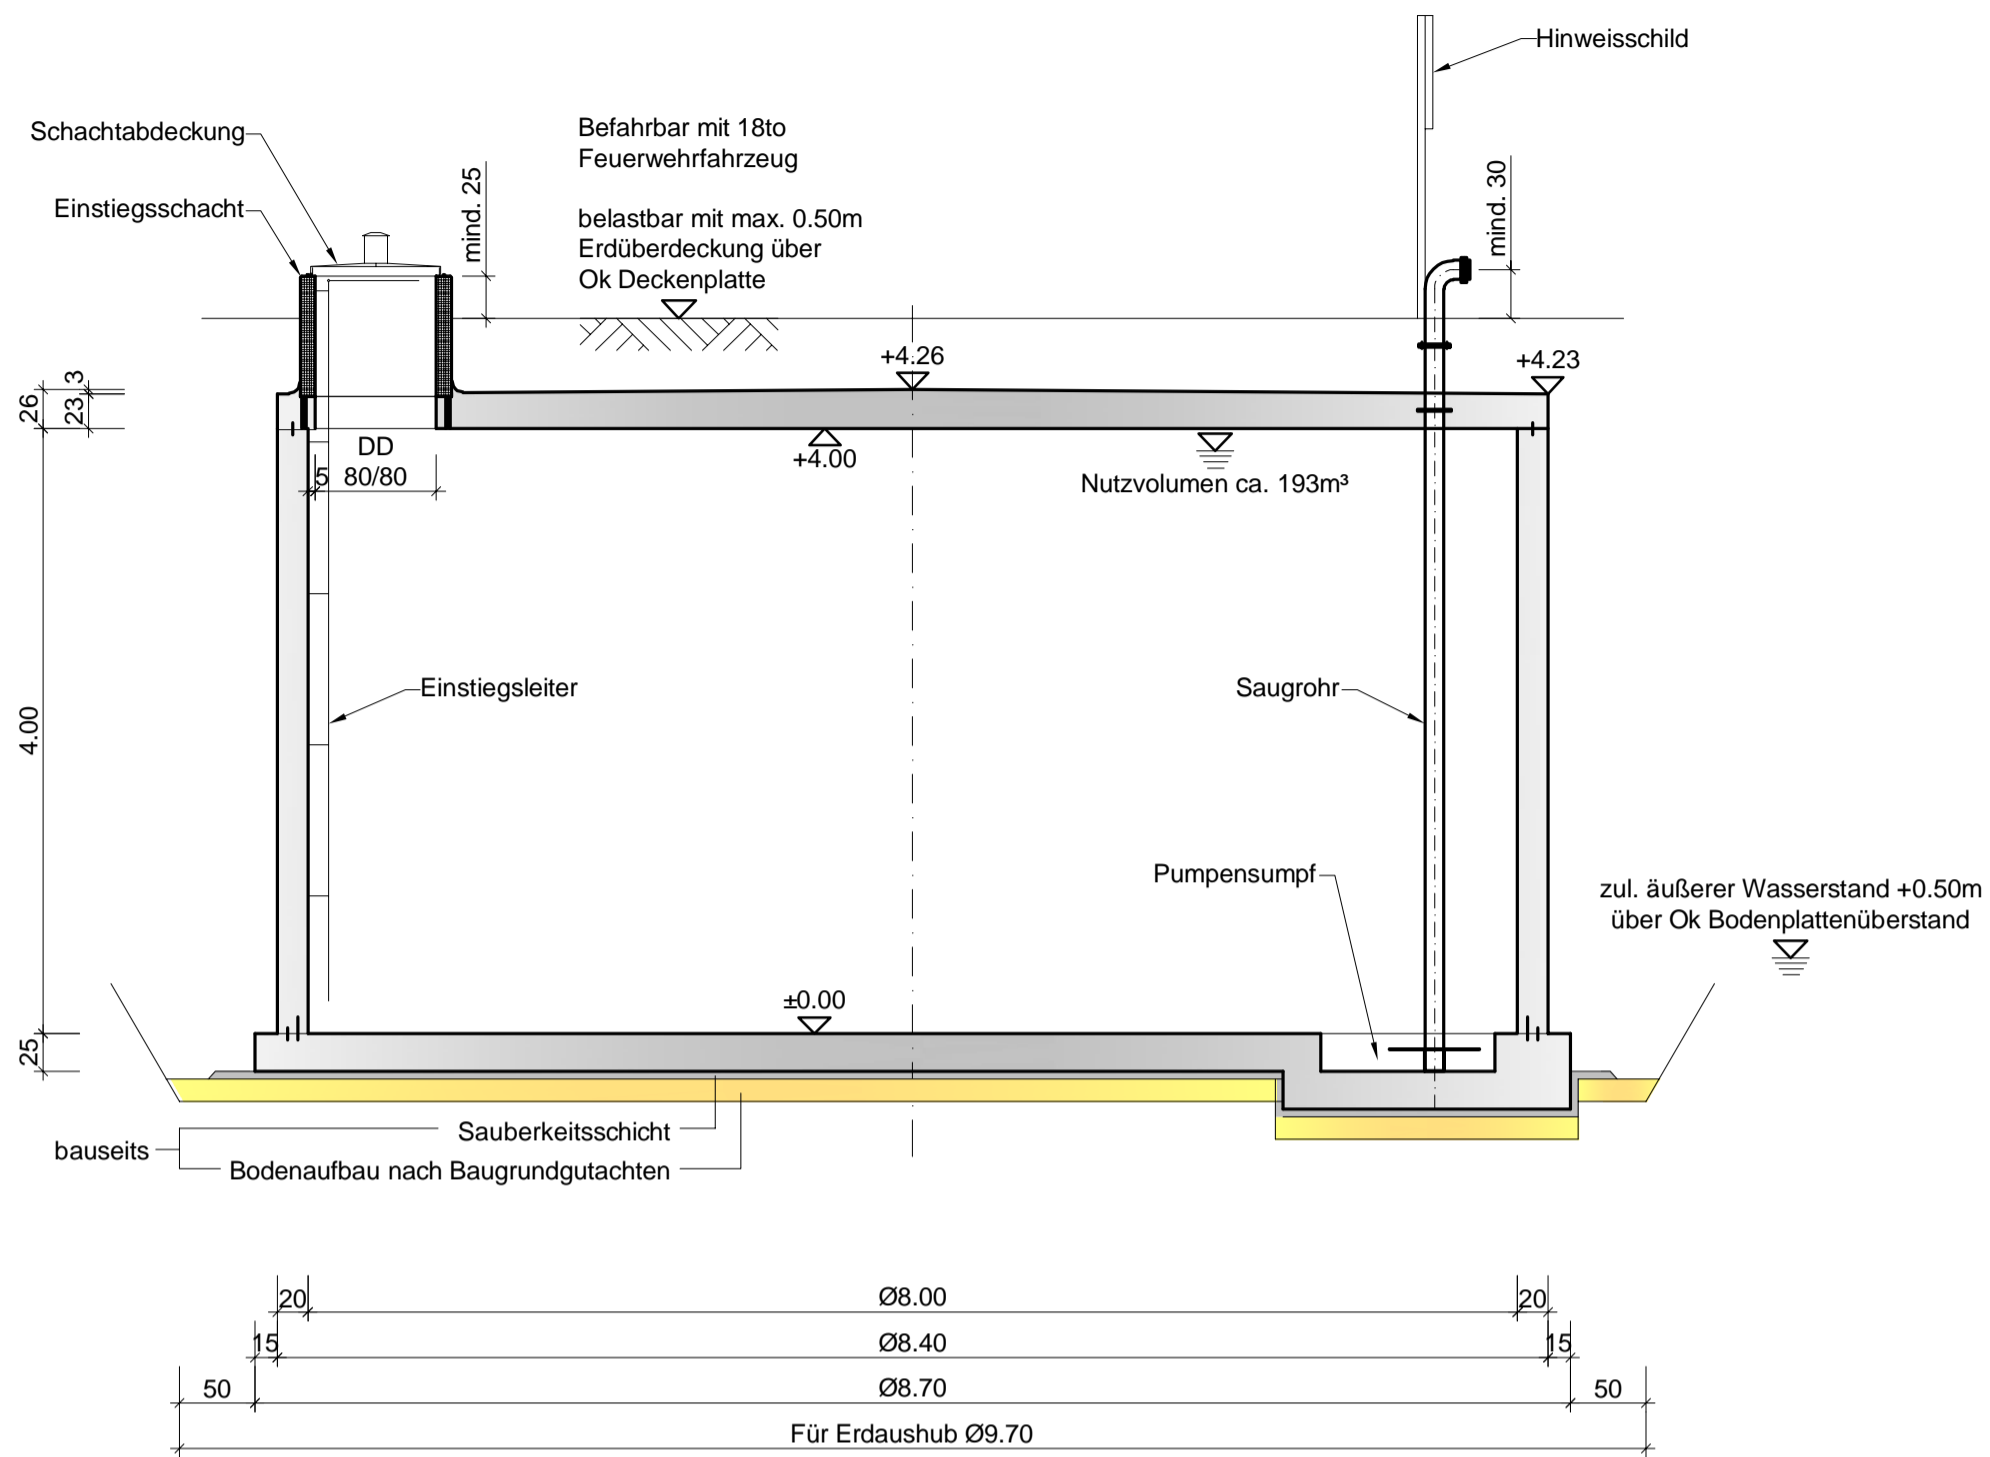

Grundriss

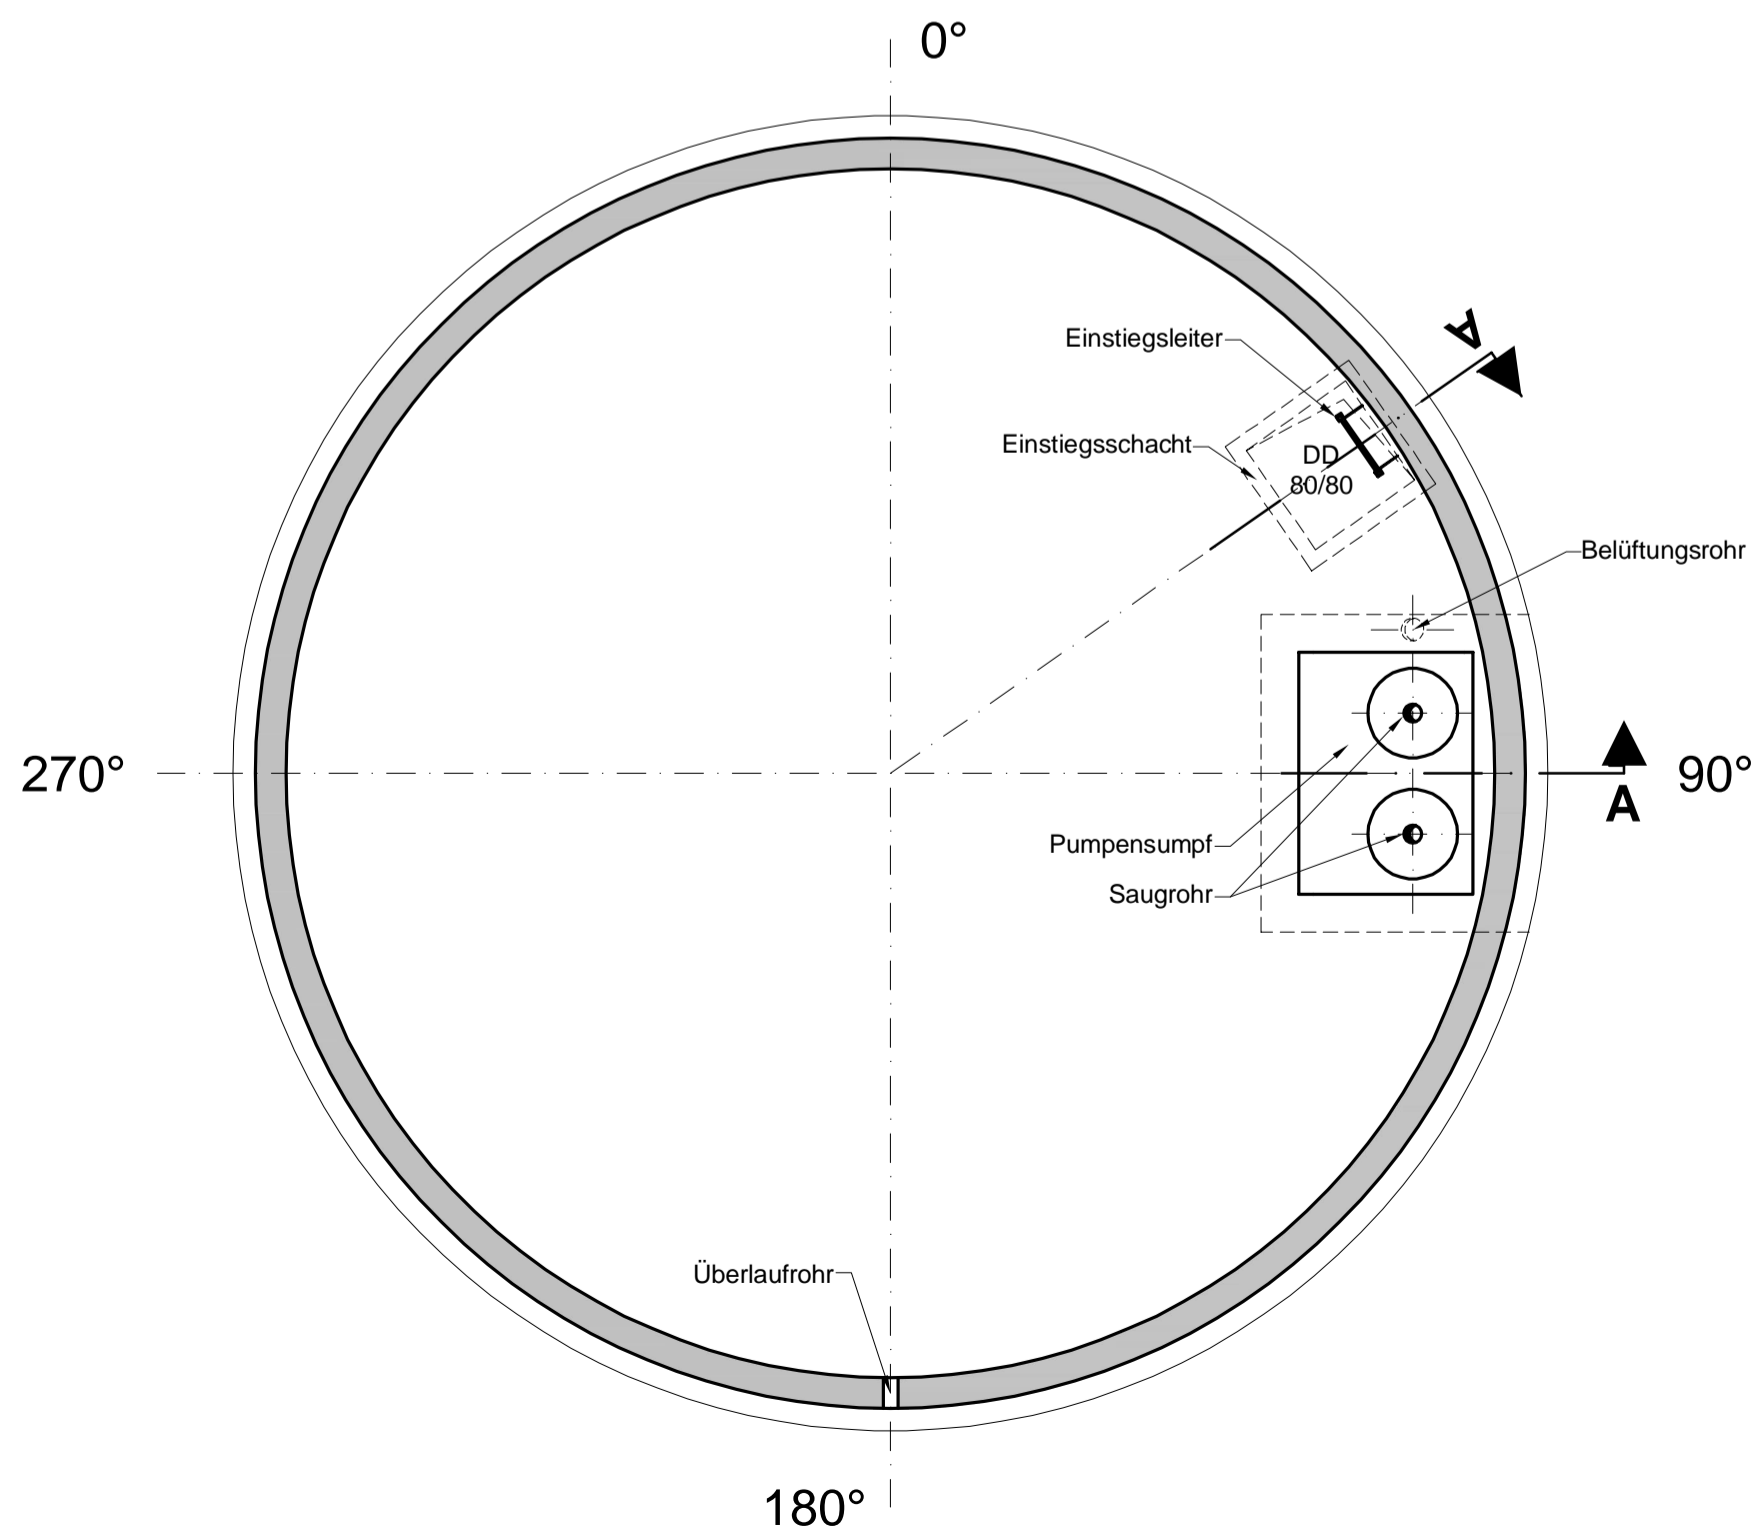

ANGEBOTSZEICHNUNG

Bauvorhaben	Löschwasserbehälter		
	Durchmesser i.L.	8.00 m	
	Wandhöhe i.L.	4.00 m	

Datum 01.02.2024 Maßstab 1:50 Plan. Nr. 1



Wolf System GmbH
Am Stadtwald 20
94486 Osterhofen
Tel. 09932 / 37-0
Fax. 09932 / 2893
mail@wolfsystem.de
www.wolfsystem.de