



Vertikalschnitt A - A

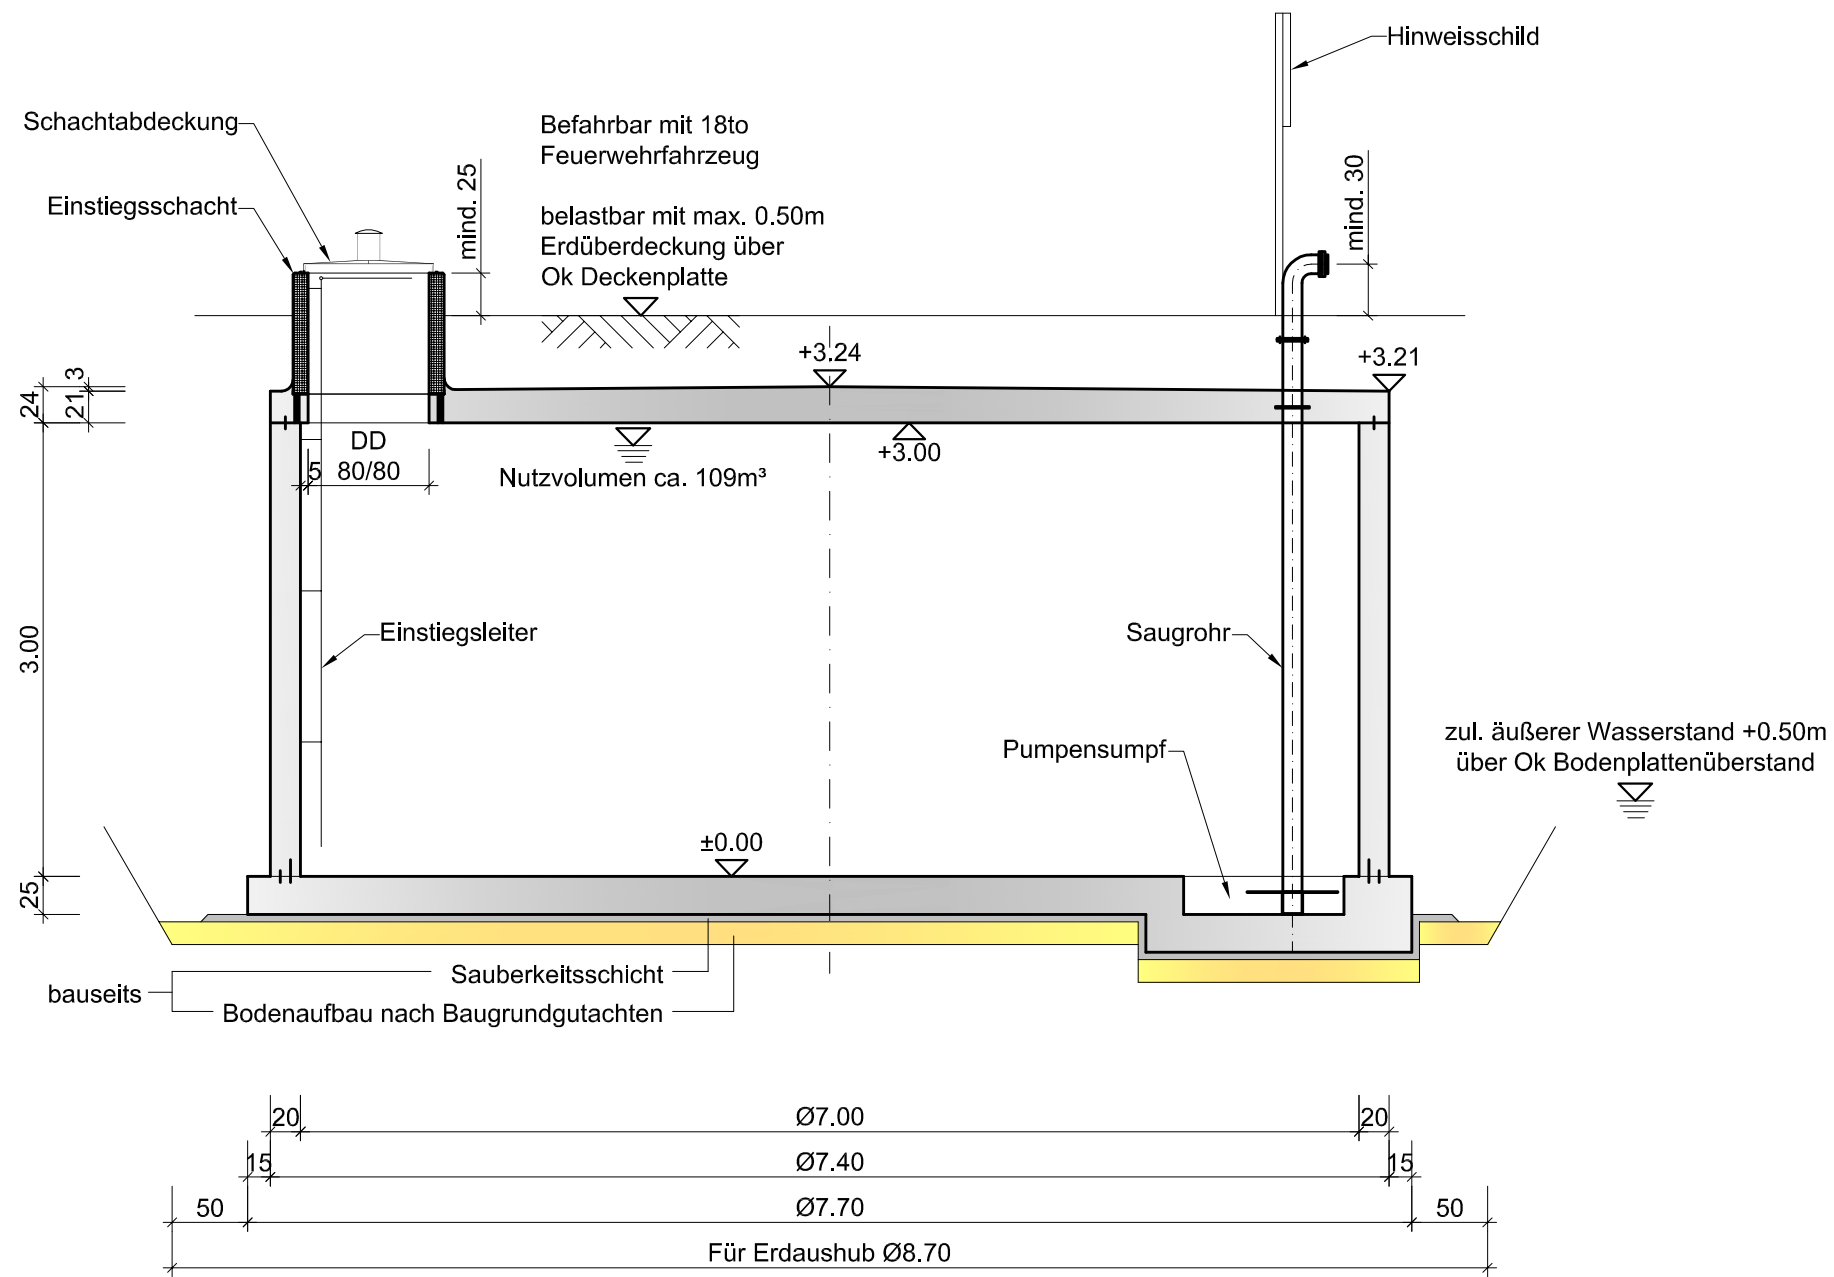

Grundriss

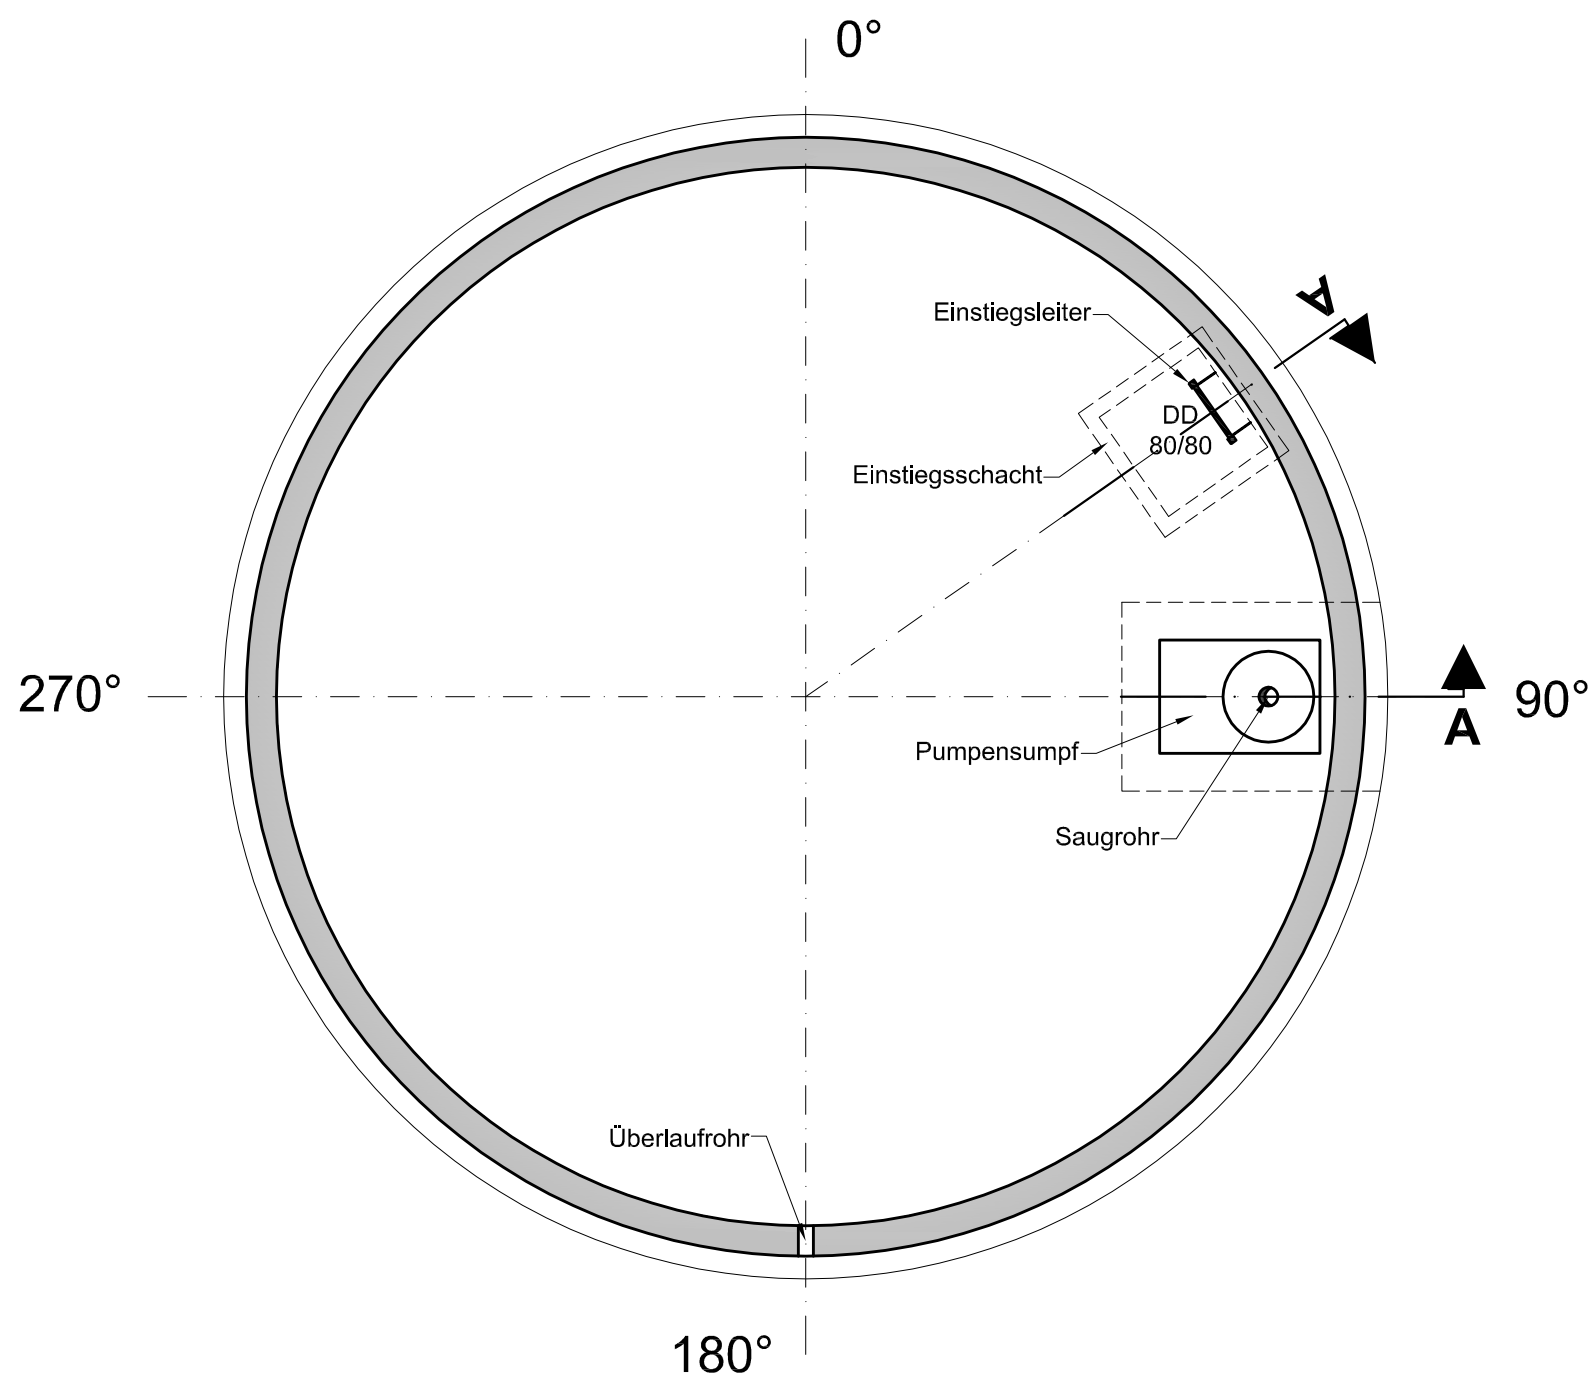

ANGEBOTSZEICHNUNG

Bauvorhaben Löschwasserbehälter
Durchmesser i.L. 7,00 m
Wandhöhe i.L. 3,00 m

Datum 01.01.2019 Maßstab 1:50 Plan. Nr. 1



Wolf System GmbH
Am Stadtwald 20
94486 Osterhofen
Tel. 09932 / 37-0
Fax. 09932 / 2893
mail@wolfsystem.de
www.wolfsystem.de