



# Vertikalschnitt A - A

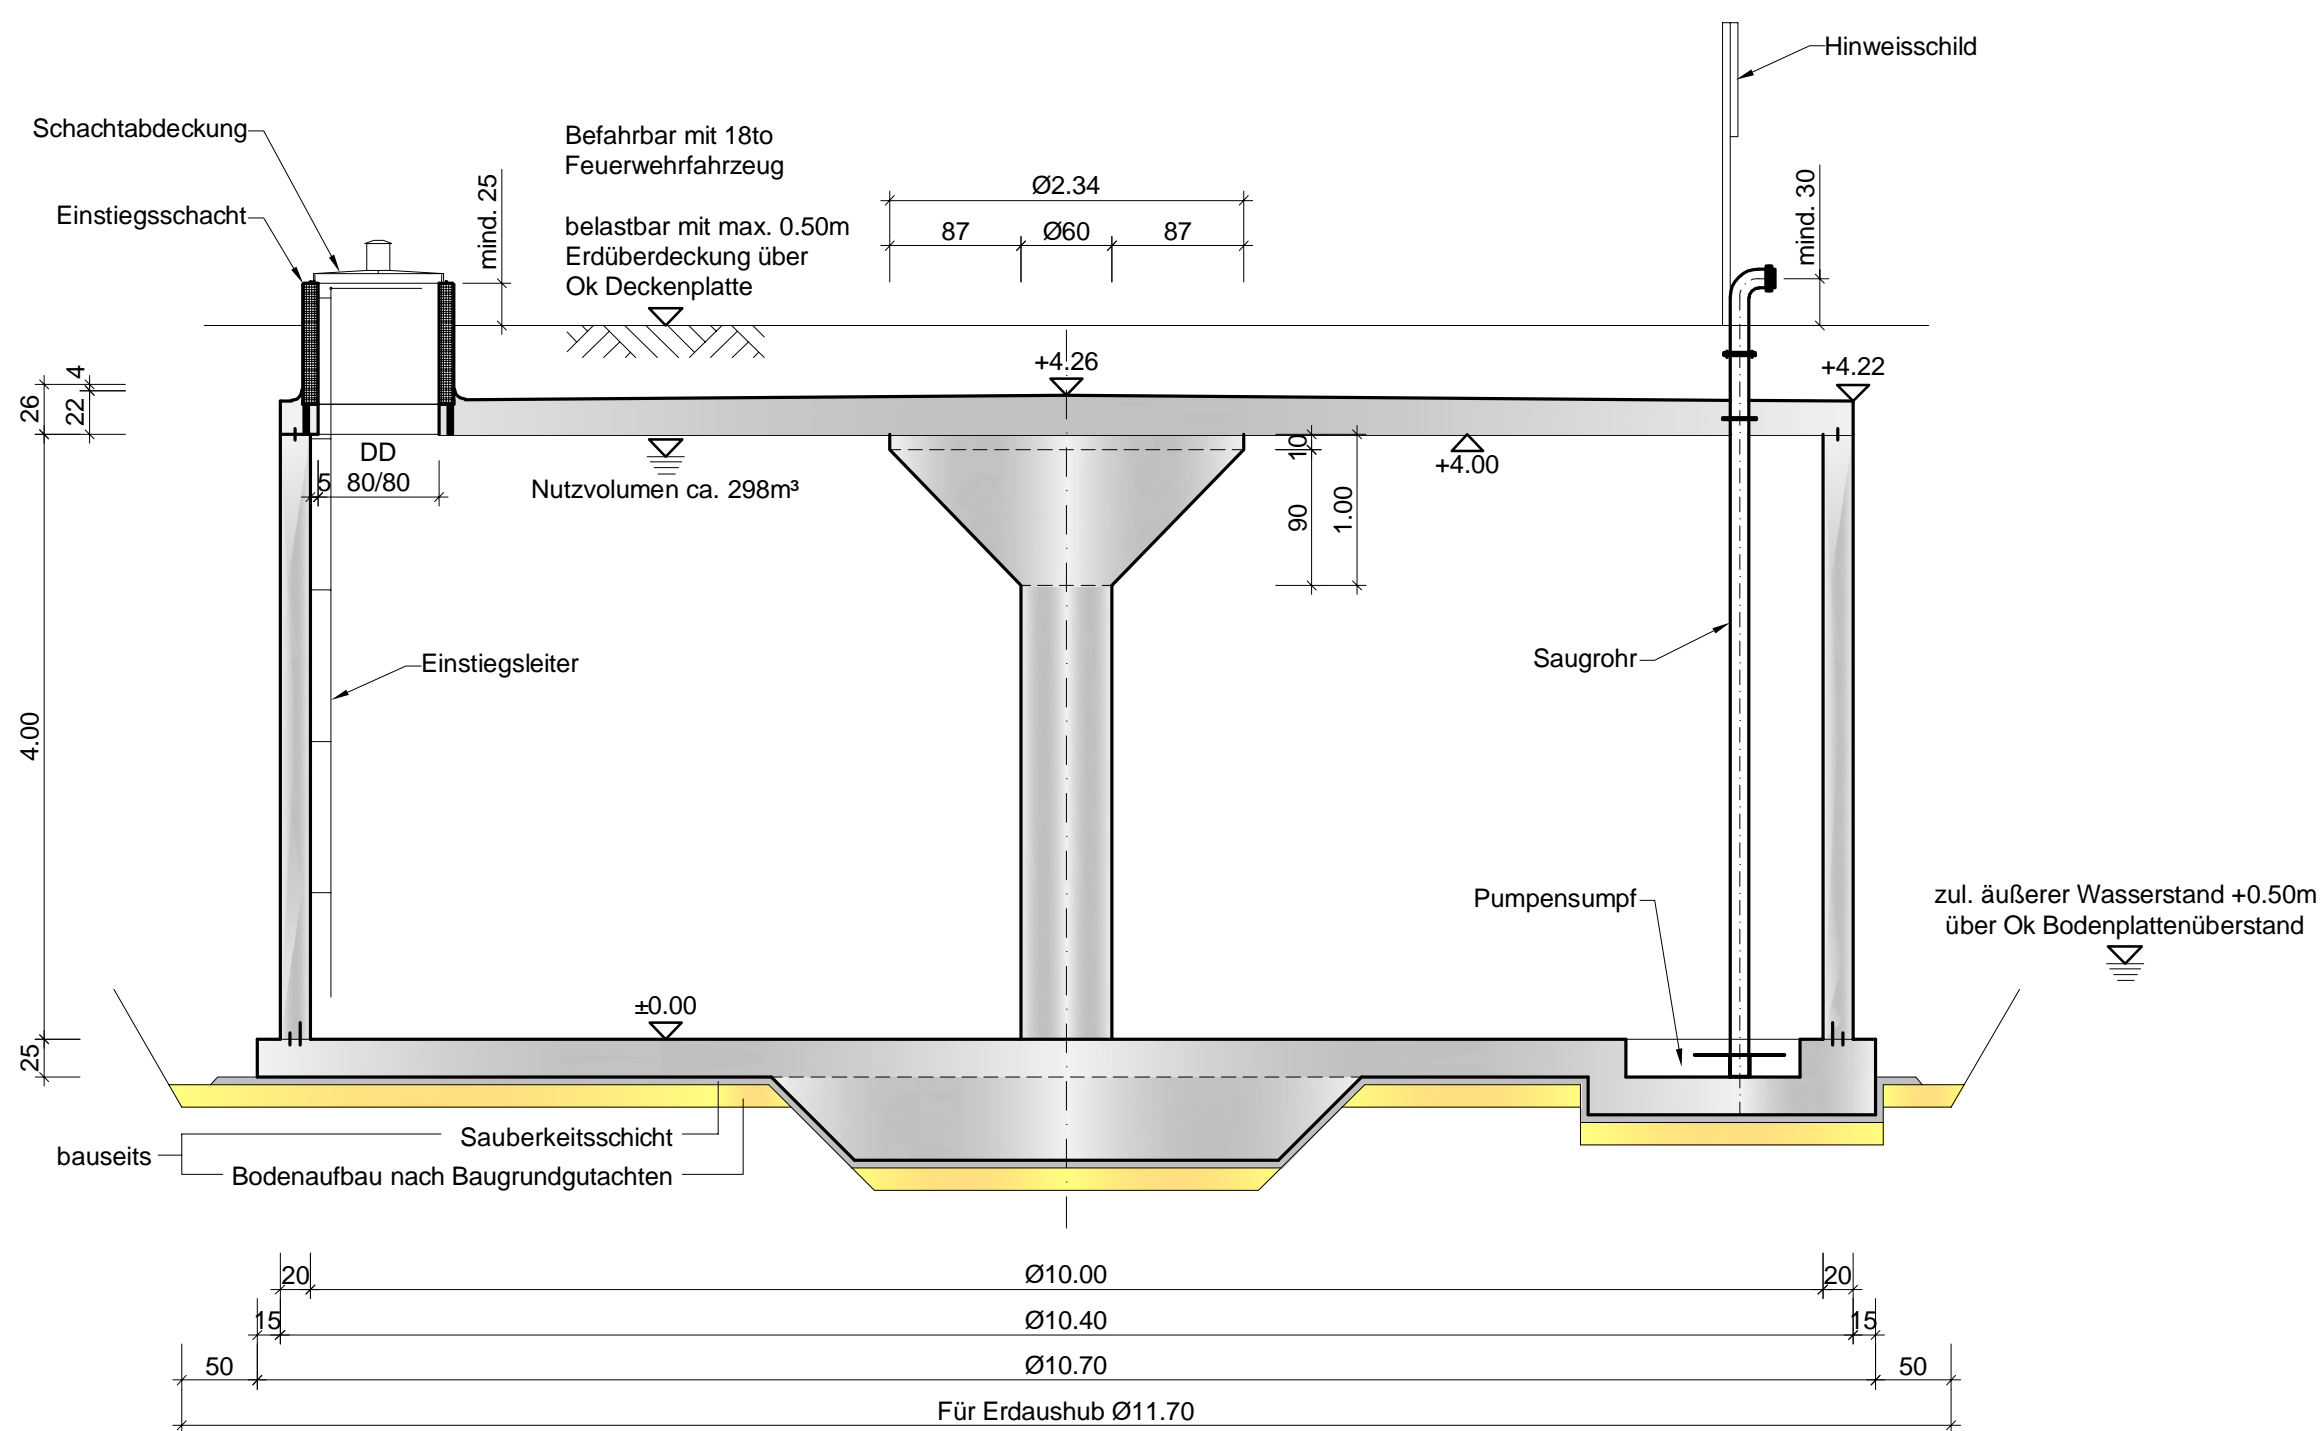

# Grundriss

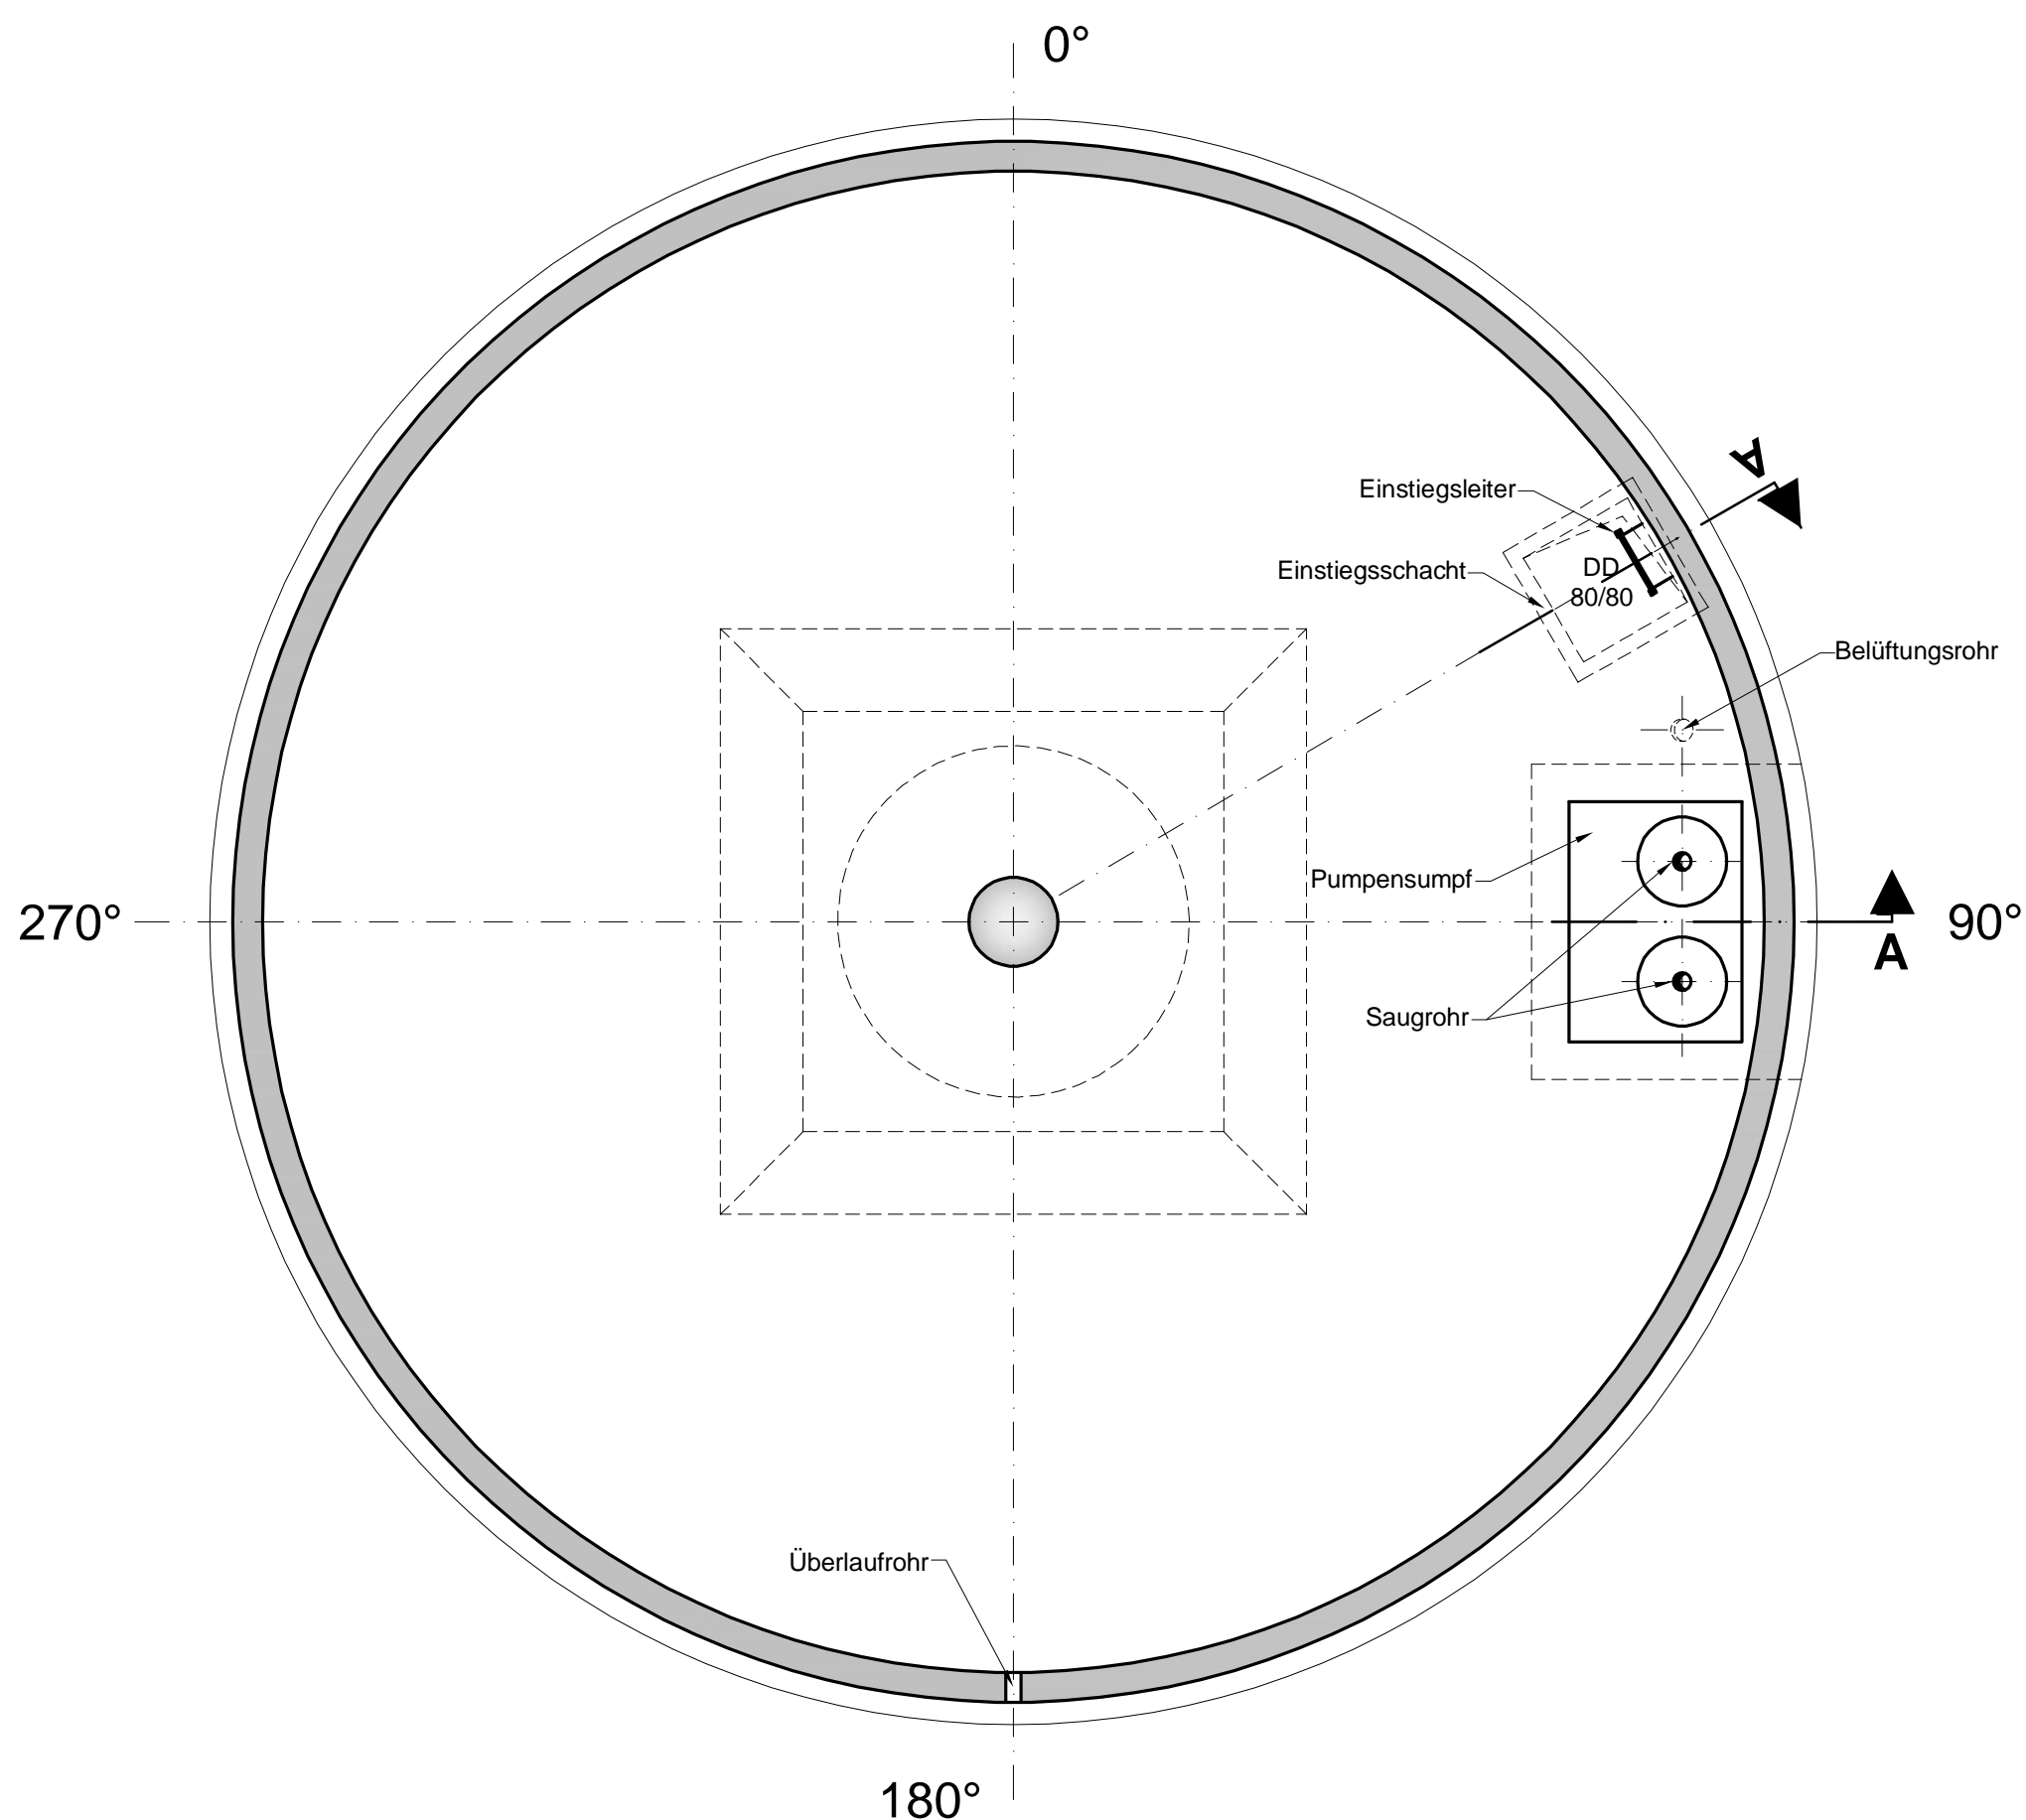

## ANGEBOTSZEICHNUNG

**Bauvorhaben**  
Löschwasserbehälter  
Durchmesser i.L. 10.00 m  
Wandhöhe i.L. 4.00 m

Datum 08.01.2025 Maßstab 1:50 Plan. Nr. 1



Wolf System GmbH  
Am Stadtwald 20  
94486 Osterhofen  
Tel. 09932 / 37-0  
Fax. 09932 / 2893  
mail@wolfsystem.de  
www.wolfsystem.de