



Vertikalschnitt A - A

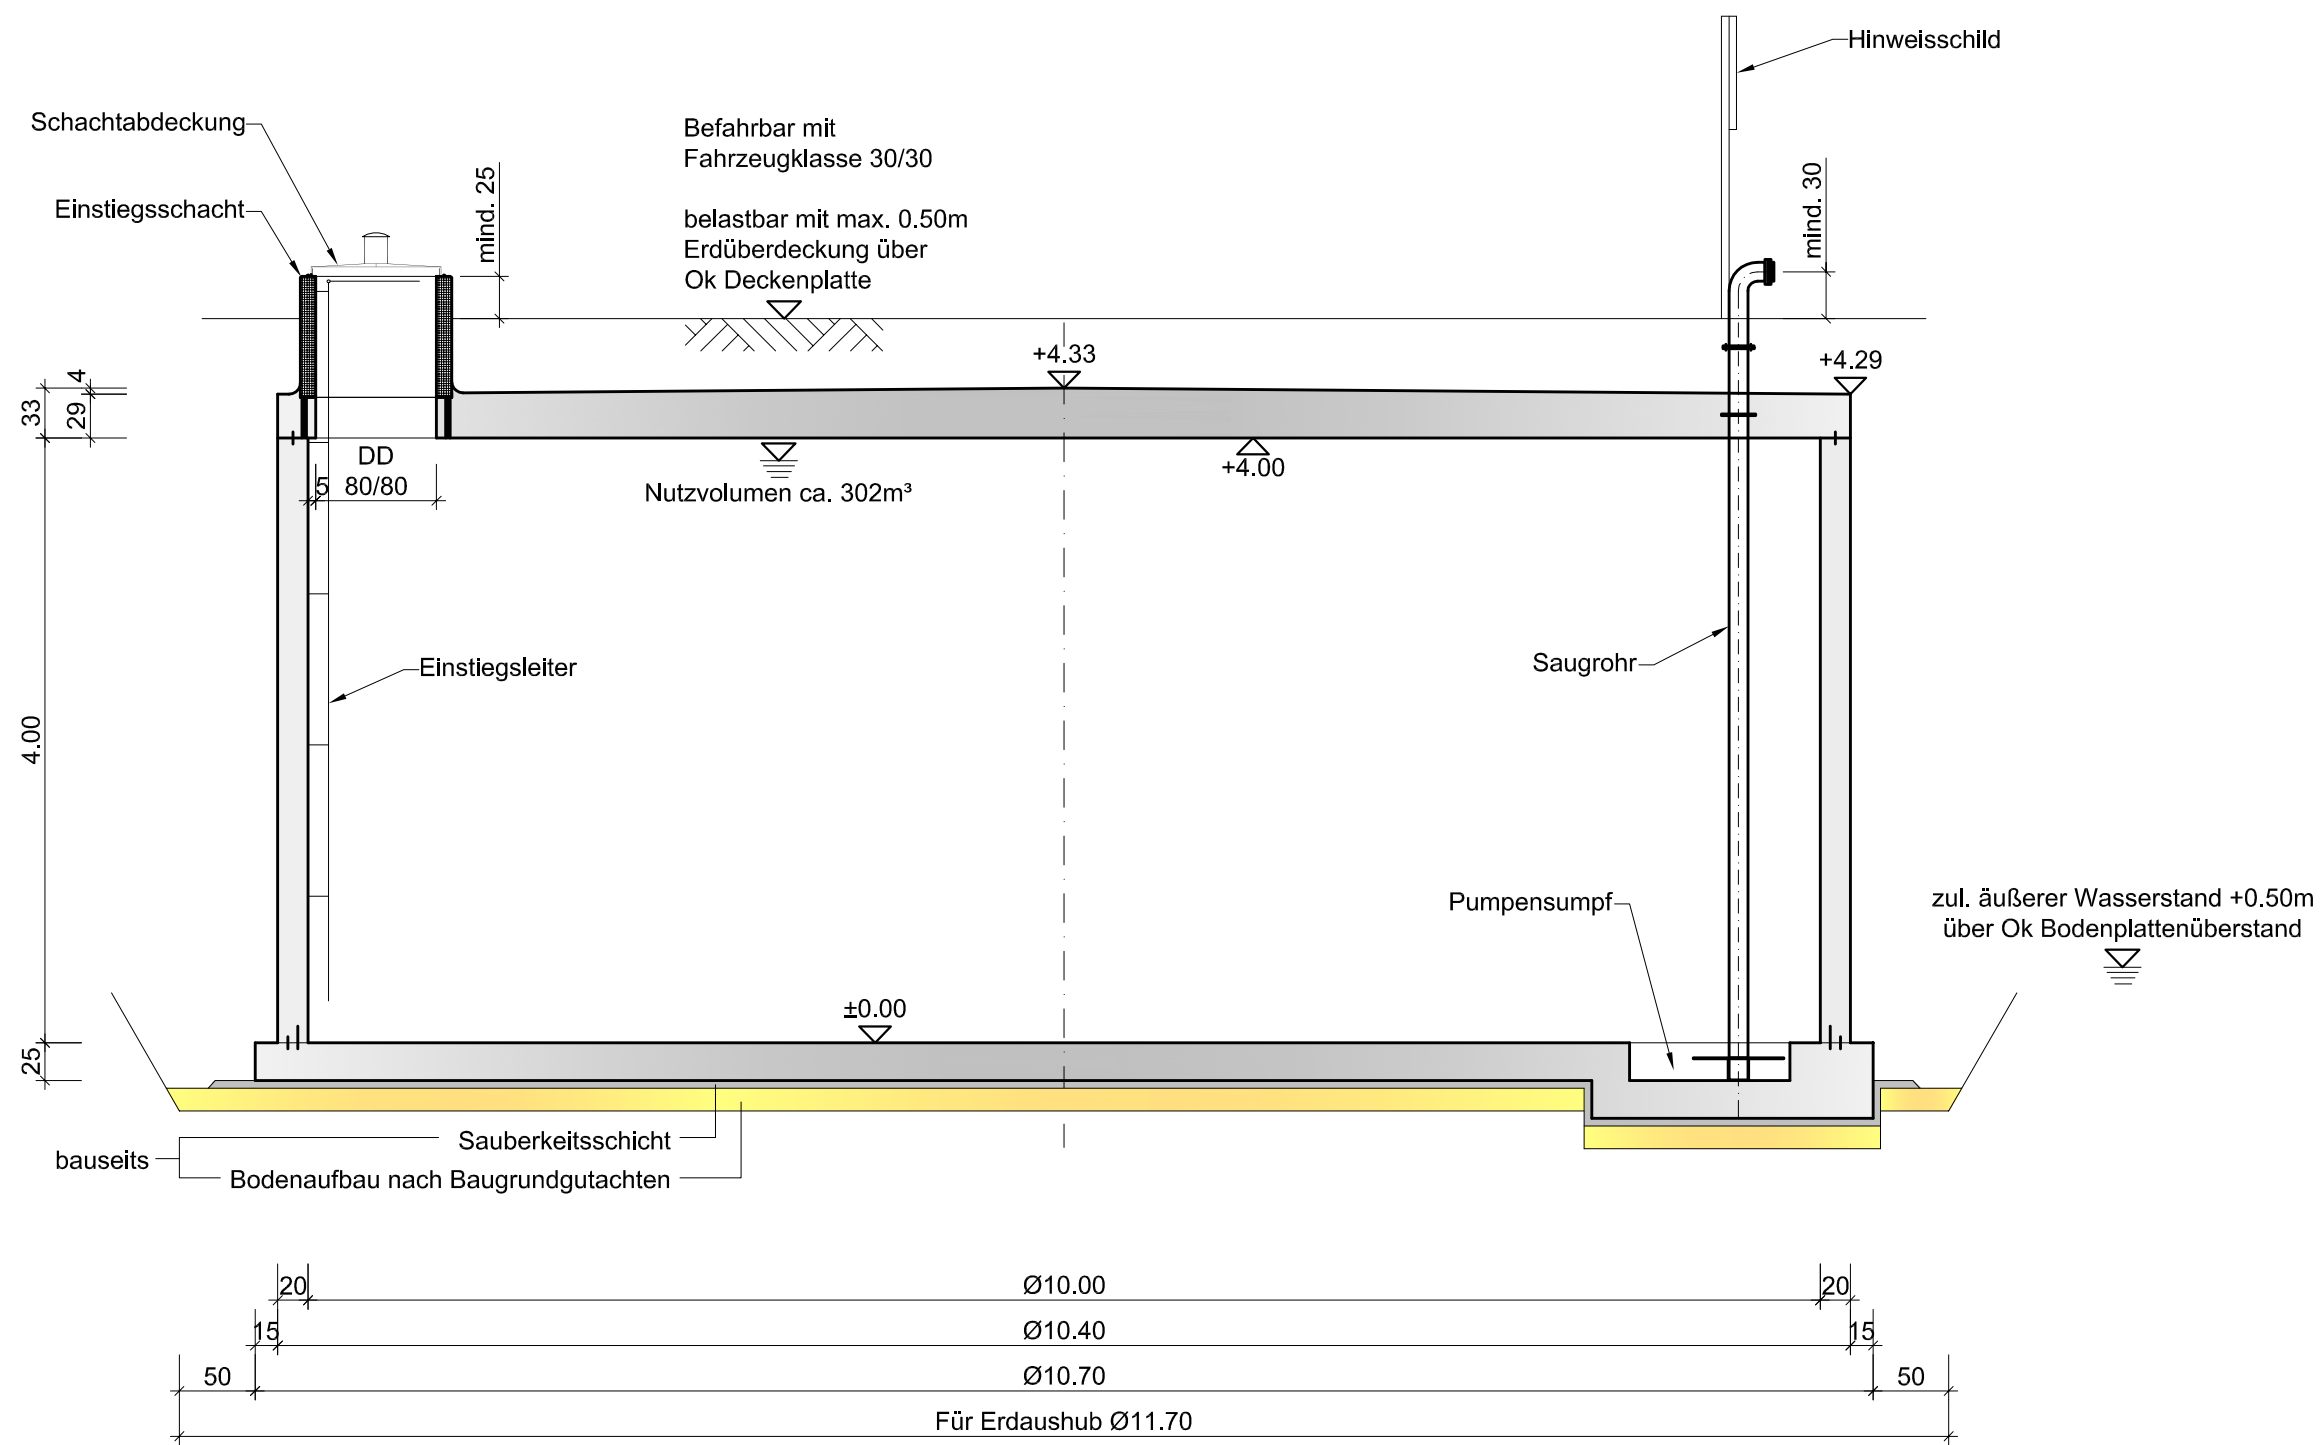

Grundriss

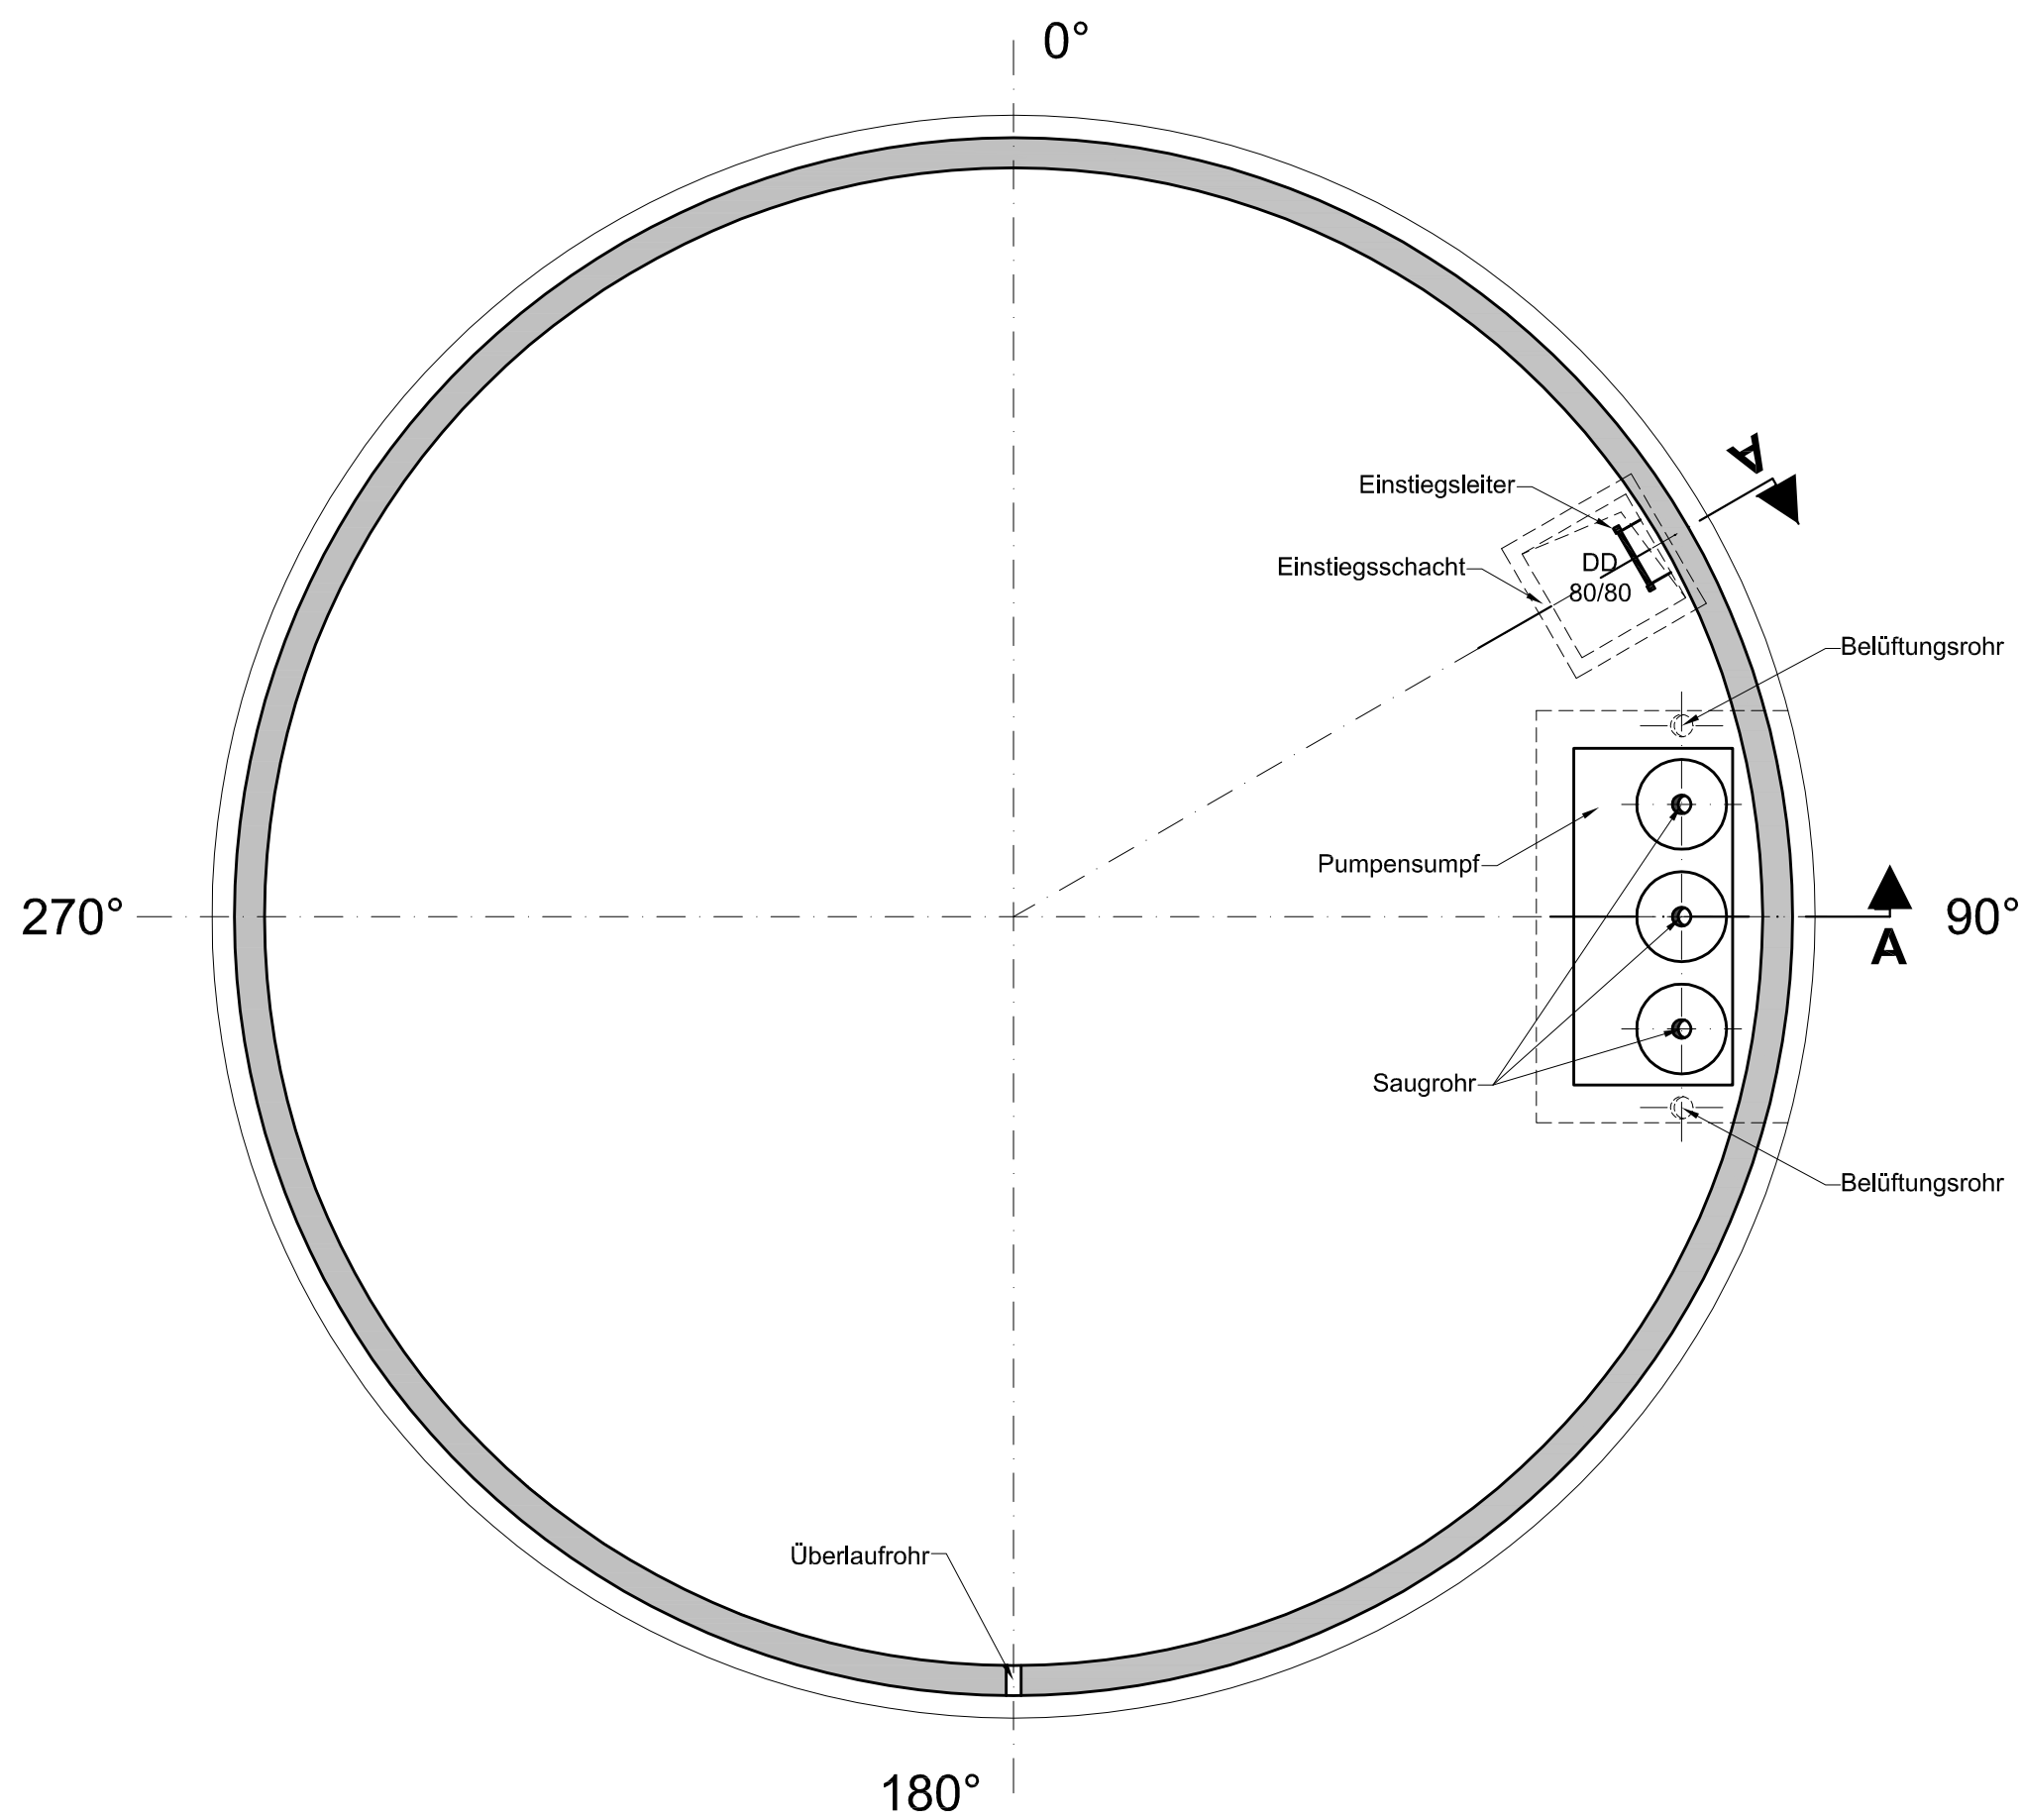

ANGEBOTSZEICHNUNG

Bauvorhaben	Löschwasserbehälter	
	Durchmesser i.L.	10.00 m
	Wandhöhe i.L.	4.00 m

Datum 01.01.2019 Maßstab 1:50 Plan. Nr. 1



Wolf System GmbH
 Am Stadtwald 20
 94486 Osterhofen
 Tel. 09932 / 37-0
 Fax. 09932 / 2893
 mail@wolfsystem.de
 www.wolfsystem.de